


# PROJEKT ZAGOSPODAROWANIA TERENU

## skala 1:500

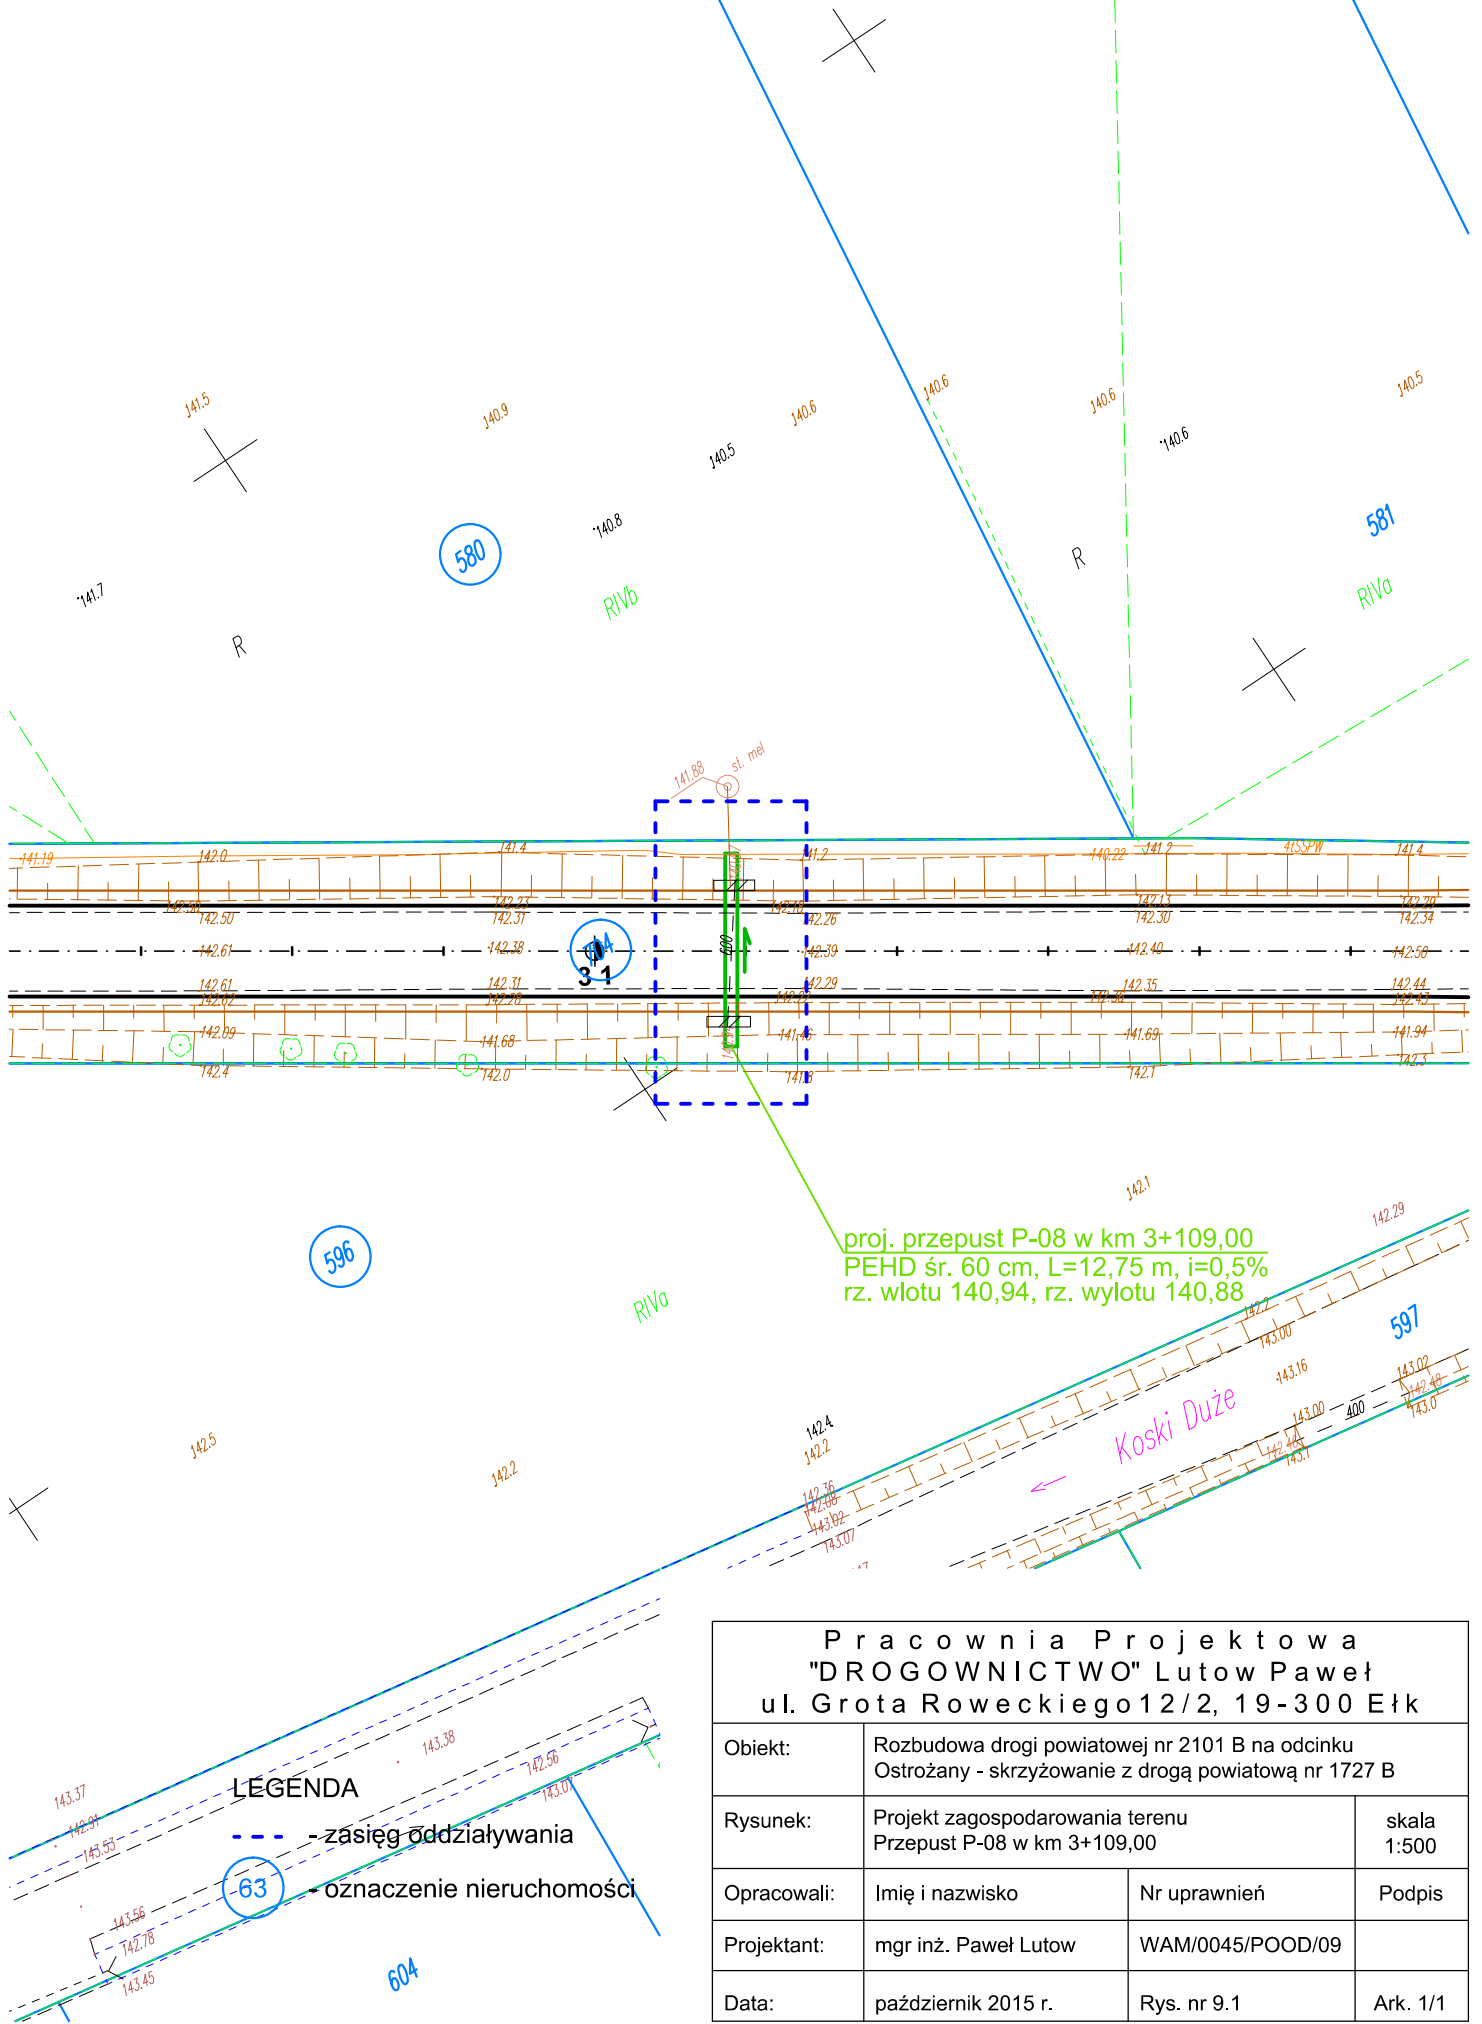

proj. przepust P-08 w km 3+109,00  
 PEHD śr. 60 cm, L=12,75 m, i=0,5%  
 rz. wlotu 140,94, rz. wylotu 140,88

### LEGENDA

- - - - - zasięg oddziaływania
- - - - - - oznaczenie nieruchomości

Pracownia Projektowa "DROGOWNICTWO" Lutow Paweł ul. Grota Roweckiego 12/2, 19-300 Ełk			
Obiekt:	Rozbudowa drogi powiatowej nr 2101 B na odcinku Ostrożany - skrzyżowanie z drogą powiatową nr 1727 B		
Rysunek:	Projekt zagospodarowania terenu Przepust P-08 w km 3+109,00	skala 1:500	
Opracowali:	Imię i nazwisko	Nr uprawnień	Podpis
Projektant:	mgr inż. Paweł Lutow	WAM/0045/POOD/09	
Data:	październik 2015 r.	Rys. nr 9.1	Ark. 1/1